
 








 



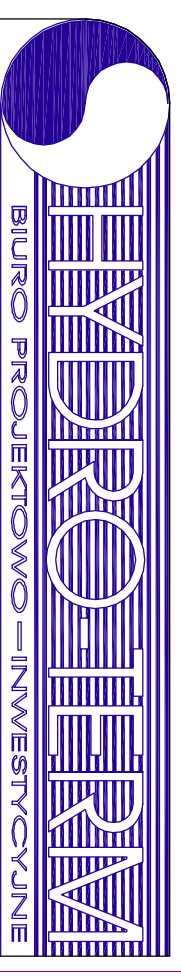


**LEGENDA: urz dzenia projektowane**

-  Ogrodzenie wraz z bram wjazdow
-  Utwardzenie z kostki betonowej - droga
-  Kraw nik betonowy - wystaj cy
-  Kraw nik betonowy - wtopiony
-  Nawierzchnia z p yt a urowych
-  Sie kanalizacji sanitarnej - grawitacyjna
-  Sie kanalizacji sanitarnej - tyoczna
-  Przepompownia cieków
-  Studnia rozpr na
-  Przyzy cze wodoci gowe
-  Linie kablowe nn-0,4kV
-  Zzy cza pomiarowe wg odr bnego opracowania
-  Rozdzielnie zasilañ ce nn-0,4kV
-  Oprawa o wietlenia drogowego typu LED 35W montowana na sypie stalowym, okr g yjm, ocynkowanym, wysoko ci 5m, mont. na fundamencie prefabrykowanym



82-200 MALBORK AL. Wojńska Polskiego 90A/b tel. (0-59) 272-70-81 e-mail: [biuro@hydroterm.strefa.pl](mailto:biuro@hydroterm.strefa.pl) NIP579-113-23-72  
PLAN ZAGOSPODAROWANIA TERENU

<b>ZADANIE:</b> PROJEKT SIECI KANALIZACJI SANITARNEJ Z OCZYSZCZALNI CIEKOW		Biuro nr: ELEKTRYCZNA		Data: 08.2016r.	
<b>LOKALIZACJA:</b> Pozolla gm. Stary Targ działki nr 294/6, 294/15, 294/16, 297, 298, 302 okr. Bukowo jednostka ewidencyjna: 221604_2, Stary Targ		Projektant: mgr inż. Adam Kibort POM/0009/P/WOE/12 Uprawnienie do projektowania i nadzoru inwestycyjnego w zakresie projektowania i nadzoru inwestycyjnego w elektrowniach i stacjach elektroenergetycznych POM/IE/0238/12		Data: 08.2016r.	
Inwestor: Urząd Gminy Stary Targ ul. Gen. Wierzeńskiego 20, 82-410 Stary Targ		Sprawdził: cy: mgr inż. Michał Wilkojńczyk POM/0206/P/OOE/13 Uprawnienie do projektowania i nadzoru inwestycyjnego w zakresie sieci, instalacji i urządzeń elektroenergetycznych POM/IE/0067/14		Skala 1:500	
		Asystent:		Nr zlecenie 6105	
				Rys. E-1	